


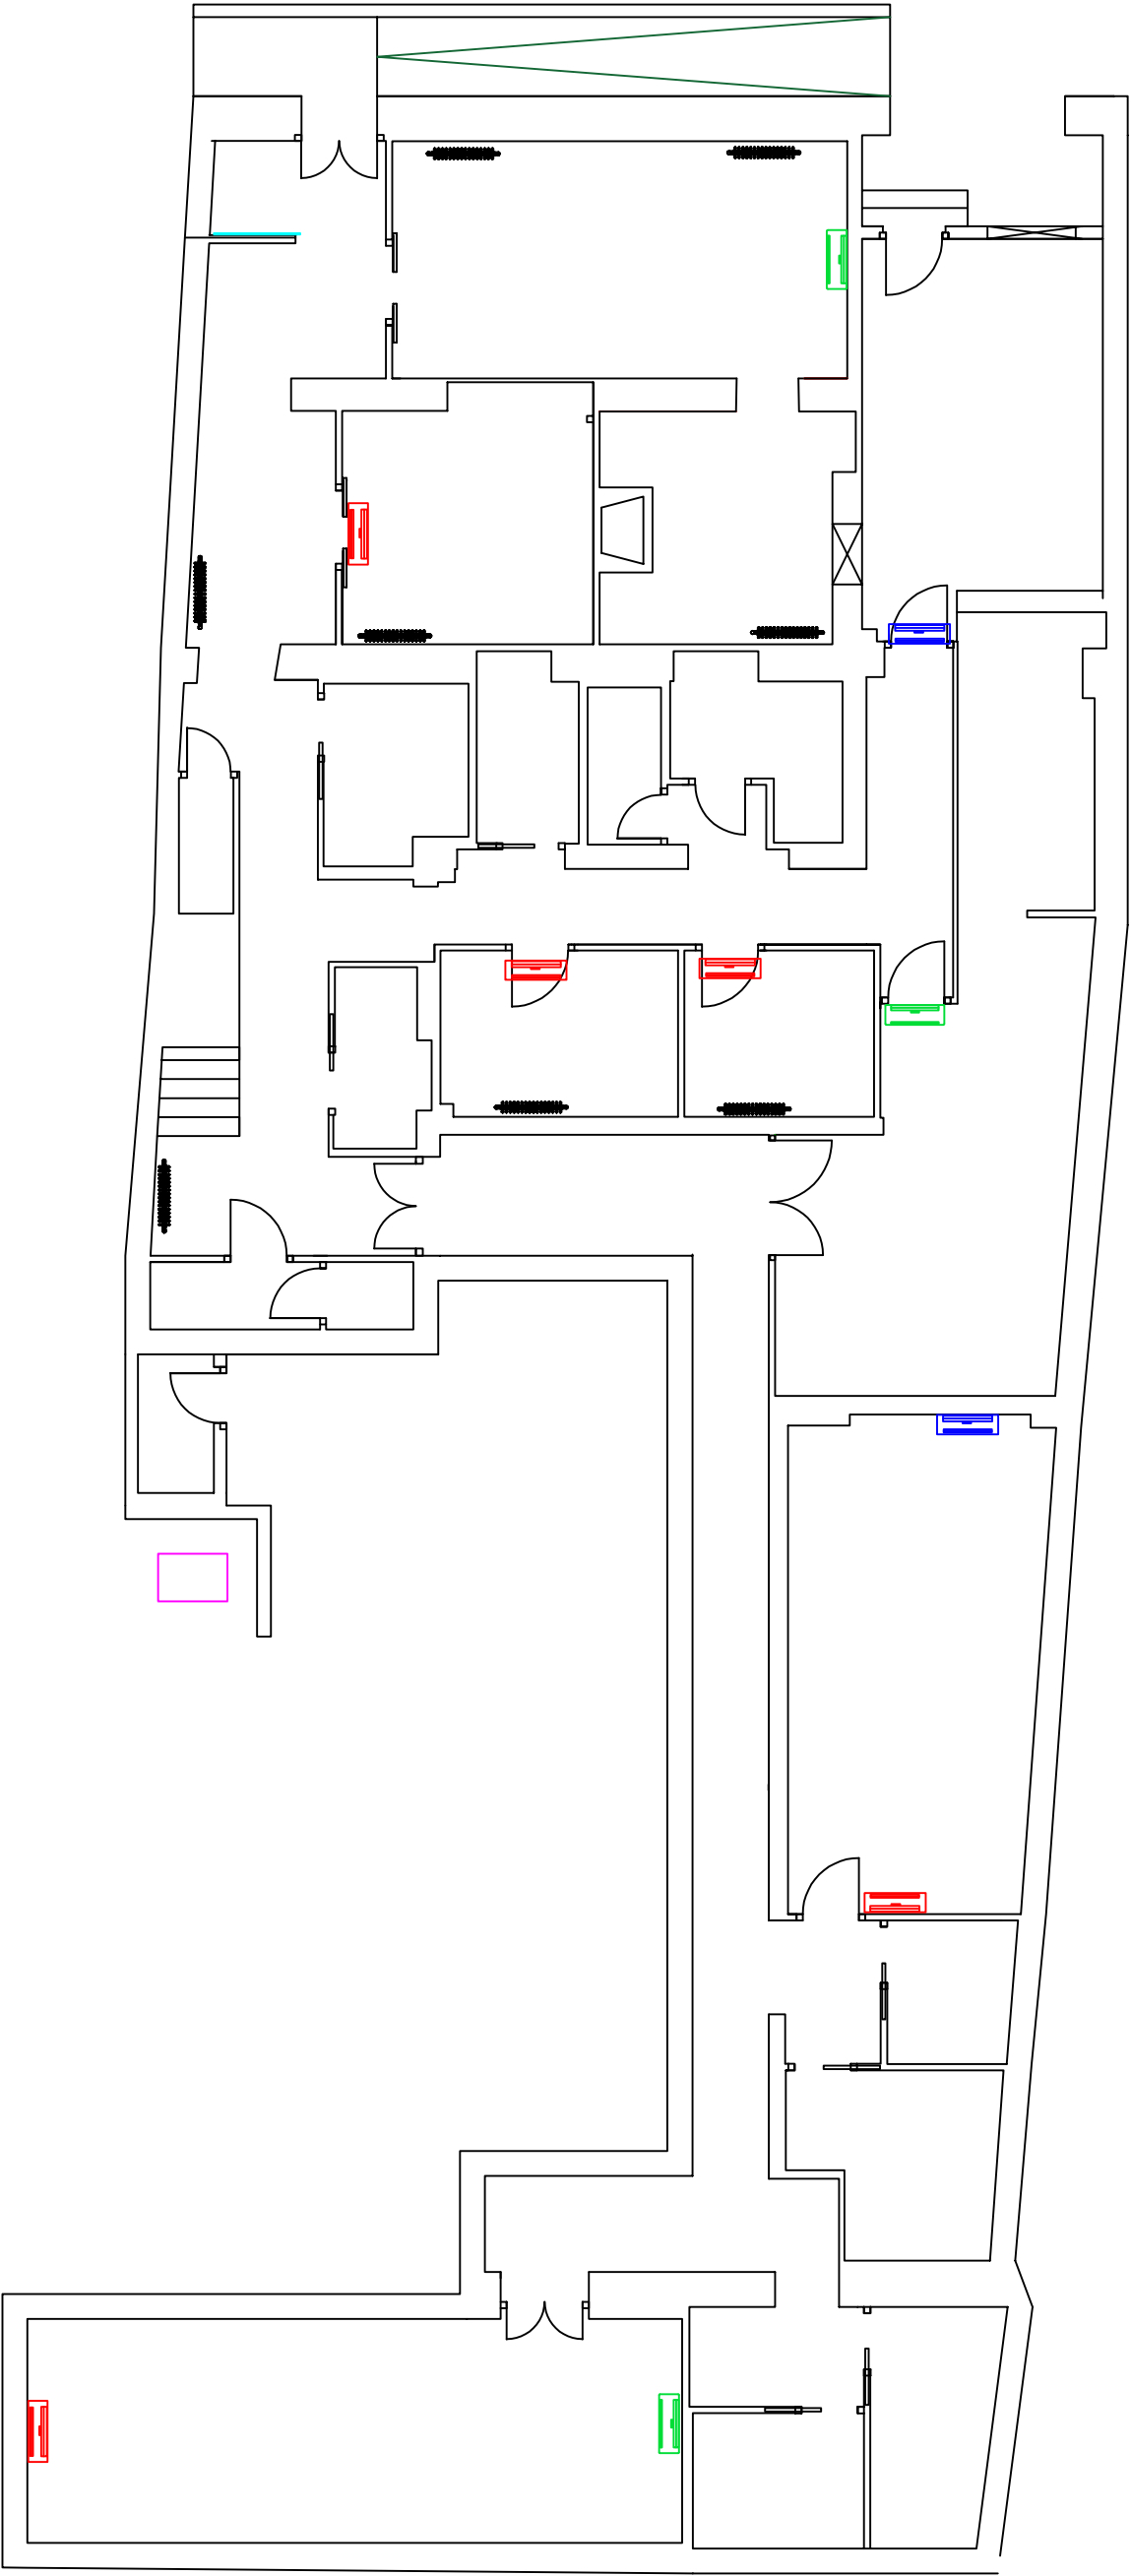

LEYENDA



Split Baxi modelo JSGNW50 Existente



Split Baxi modelo JSGNW35 Existente



Split Baxi modelo JSGNW35 NUEVO



Radiador existente



Caldera

PROYECTO ACONDICIONAMIENTO DE CENTRO DE DÍA DE OSSA DE MONTIEL, CALLE SAN MIGUEL. 38. 02611 OSSA DE MONTIEL (ALBACETE)	
Propietario:	AYUNTAMIENTO DE OSSA DE MONTIEL
Situación:	PLAZA DE LA CONSTITUCIÓN 1. CP 02611 OSSA DE MONTIEL (ALBACETE)
Plano:	08
Ingeniero:	INGENIERO TÉCNICO INDUSTRIAL: PEDRO ZAFRA DÍAZ COLEGIADO Nº 1932 DEL COTITAB AL SERVICIO DE ZACAM SERVICIOS PROFESIONALES ESpJ
Firma:	
	
CLIMATIZACIÓN	
Denominación:	ENERO 2026
	Escala: 1/100